



PARTICOLARE

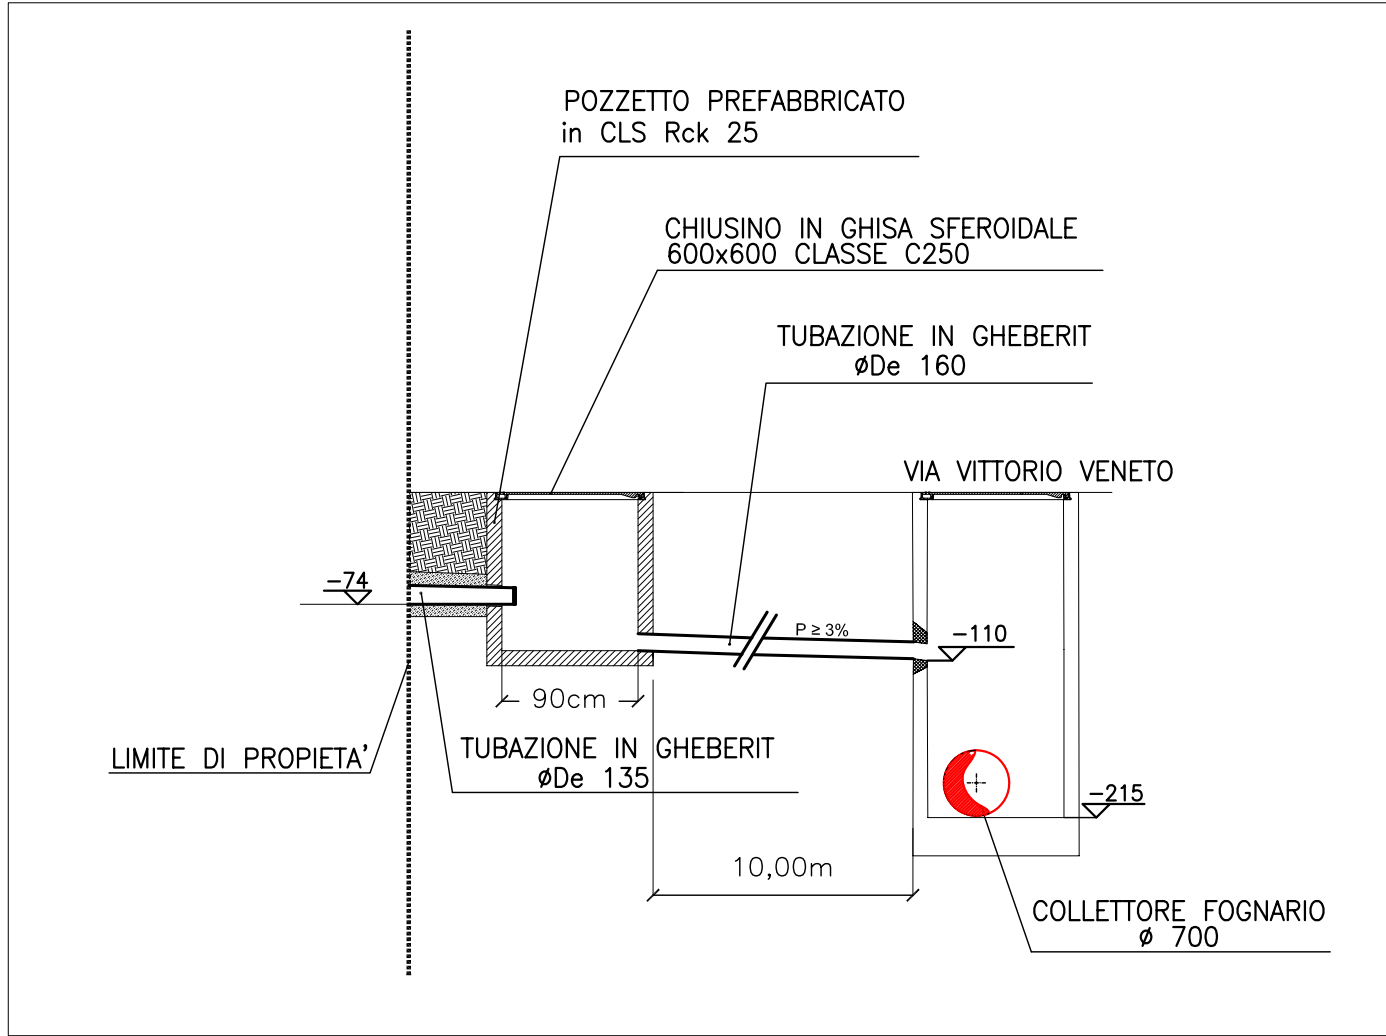

LEGENDA

	RETE FOGNARIA COMUNALE
	RETE FOGNARIA IN PROGETTO

PLANIMETRIA

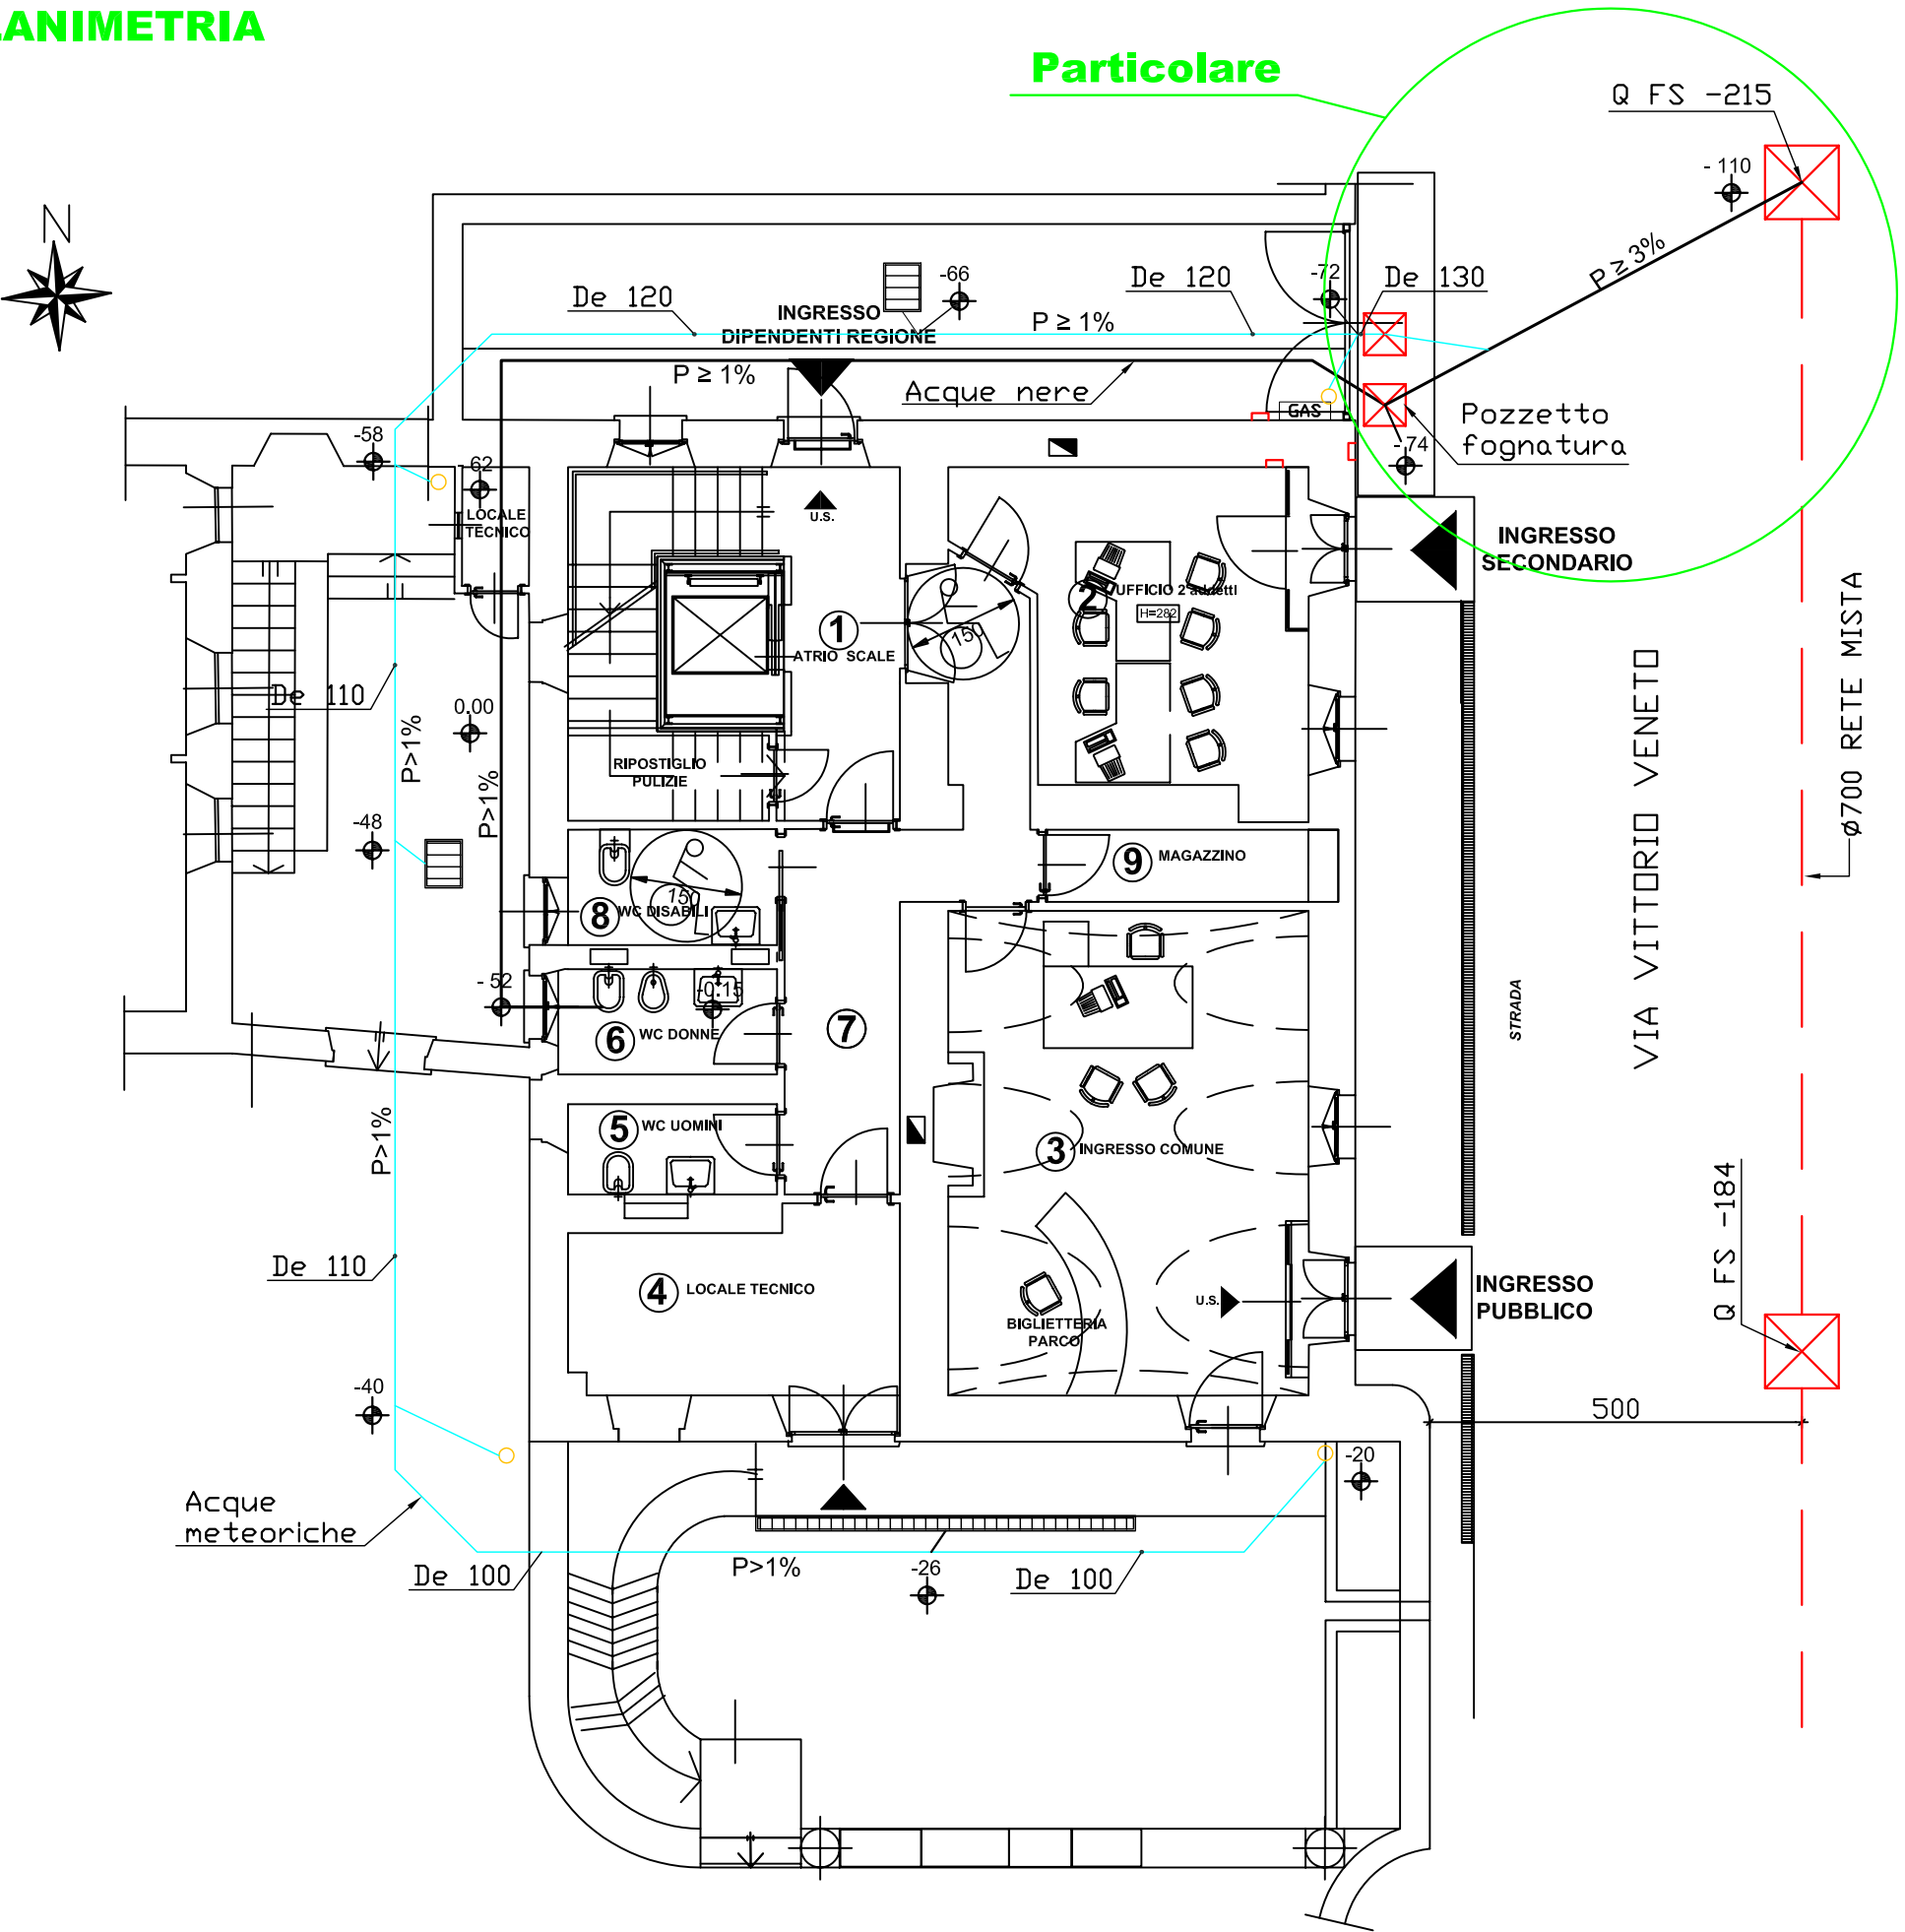

Particolare



DIREZIONE RISORSE UMANE E PATRIMONIO

VERBANIA VILLA SAN REMIGIO- EDIFICIO EX PORTINERIA  
INTERVENTO DI RESTAURO E RECUPERO FUNZIONALE  
DEL FABBRICATO "EX PORTINERIA"

LOCALIZZAZIONE REGIONE PIEMONTE	PROVINCIA VERBANO-CUSIO-OSSOLA	COMUNE VERBANIA	INDIRIZZO VILLA SAN REMIGIO
------------------------------------	-----------------------------------	--------------------	--------------------------------

PROGETTO ESECUTIVO

CATEGORIA : PROGETTO  
ELABORATO : PROGETTO ALLACCIAMENTO FOGNARIO  
PIANTA PIANO TERRA

TAVOLA  
IMP  
MEC07

SCALA: 1/100      DATA: SETTEMBRE 2010      COMM:

INDICE VERSIONE		
versione	data	oggetto

TIMBRI E FIRME  
**GRUPPO DI PROGETTAZIONE :**  
Associazione Temporanea di Professionisti  
Arch. Paolo Clavarino- Corso Duca degli Abruzzi 40- Torino  
Arch. Monica Semeraro - Corso Fiume 6 - Torino  
Arch. Fabio Caratto - Corso Fiume 6 - Torino  
Dott. Ing. Giulio Gallo - Corso Re Umberto 50 - Torino  
Dott.Geologo Guido Bruno - Corso Rosselli 73 - Torino  
M.C.M. Impianti srl - Vicolo Monti 8 - Grugliasco TO  
Arch. Enrica Tosello - Corso Pr. di Piemonte 70 - Carmagnola

FIRMA  
Visto:  
**IL CAPOGRUPPO**  
ARCH.PAULO CLAVARINO  
  
FIRMA  
Verificato:  
**IL R.Q.P.**  
ARCH.PAULO CLAVARINO

FIRMA  
Approvato:  
**IL R.U.P.**  
DOTT.SSA MARIA GRAZIA FERRERI

RINTRACCIABILITA' INFORMATICA  
FILE : 0934-E-AN-P-001\_01.dwg

CODICE SEMANTICO  
COD :